


Согласовано					
Взам. инв. №					
Подп. и дата					
Инв. №подл.					

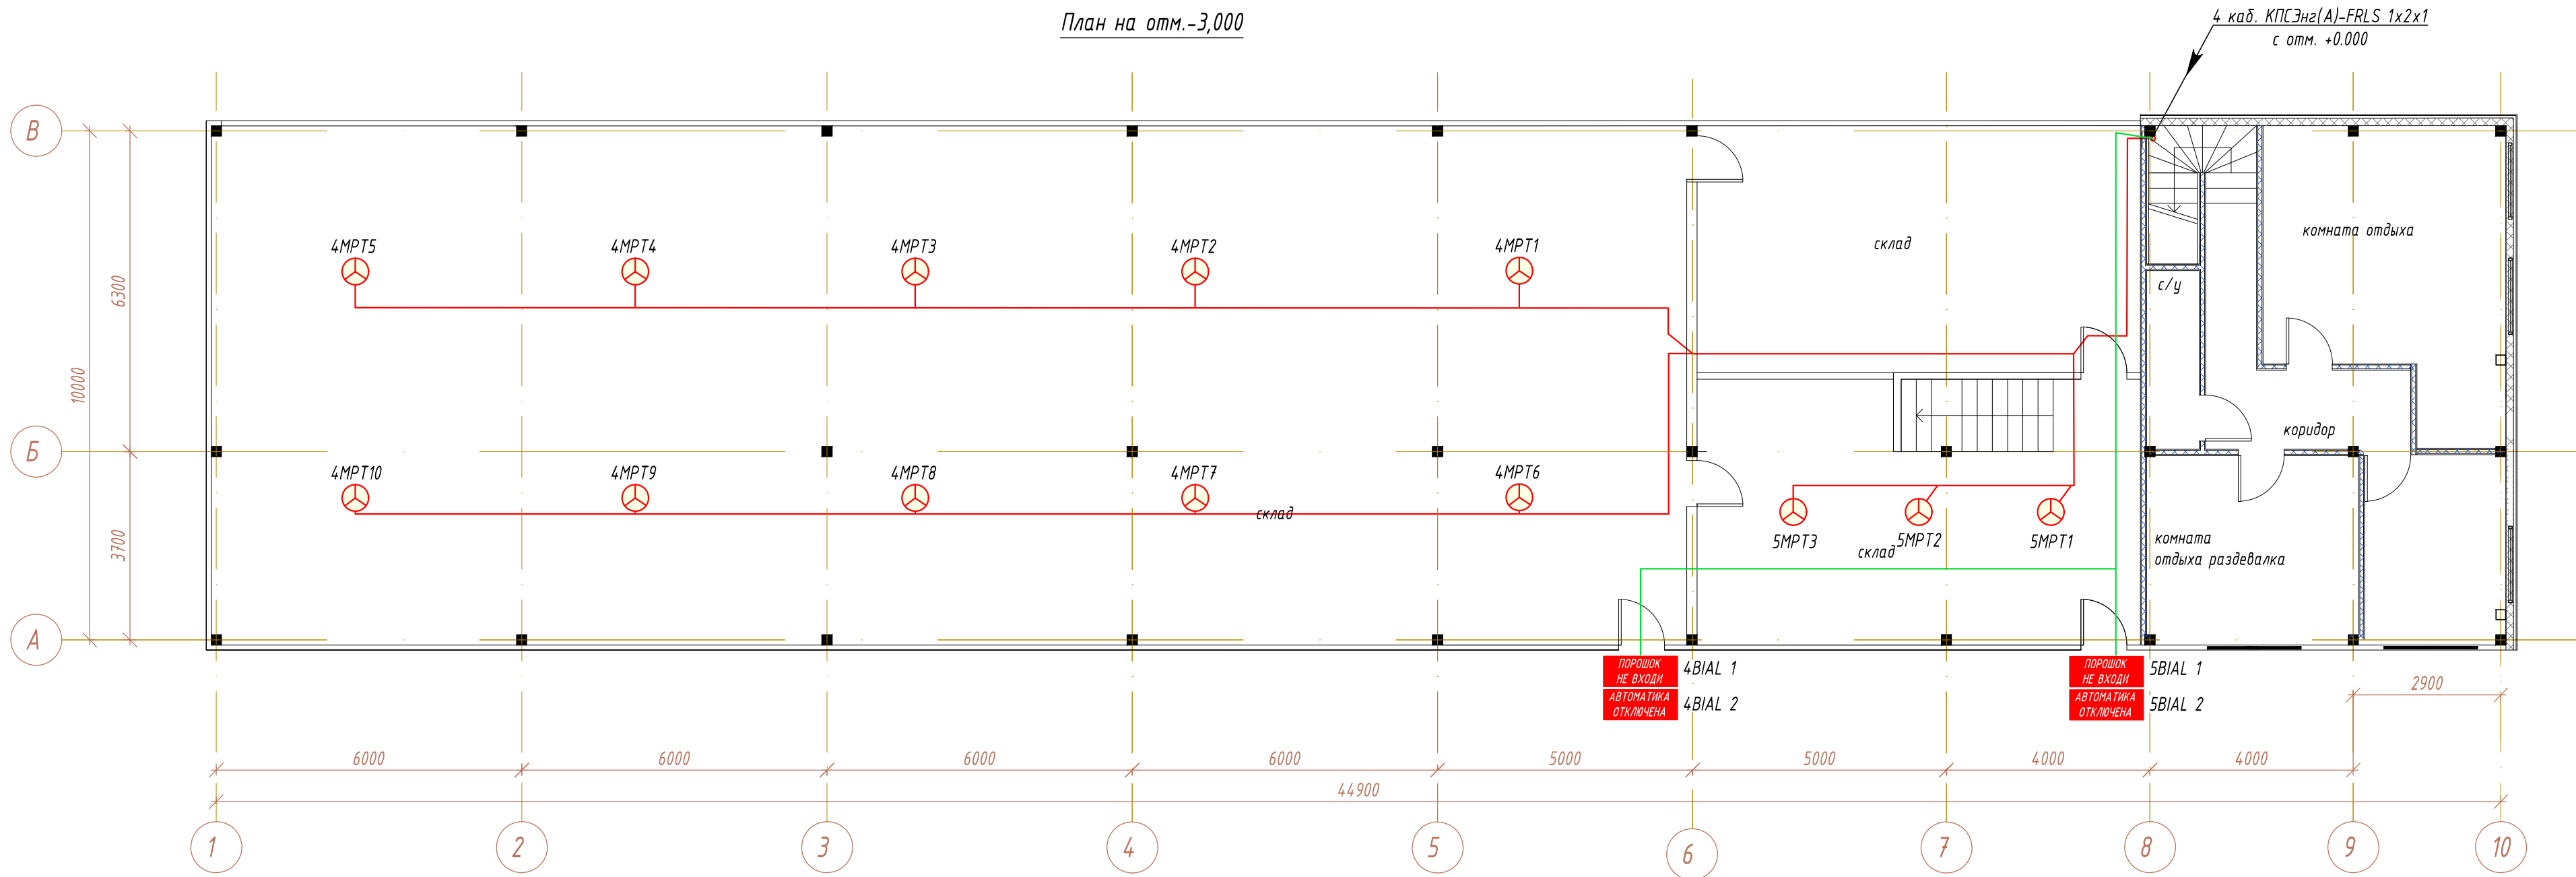

Изм.						НАО «Красная поляна»			
Разраб.						ЭЛ23-07-07/107-ПС			
Н.контр.						Гараж для гондол ППКД-3, расположенный на отм. +1450м.н.у.м.			
ГИП						Система пожарной сигнализации, оповещения людей о пожаре, порошкового пожаротушения		Стадия	Лист
						План расстановки оборудования ПТ и прокладки кабельных линий установки пожаротушения на отм. -3.000		Р	27
								Листов	-
						ЭЛЬ ИНЖЕНЕРНЫЕ СИСТЕМЫ			
						Формат А4х3			