

Типовая схема подключения приборов к адресной линии связи



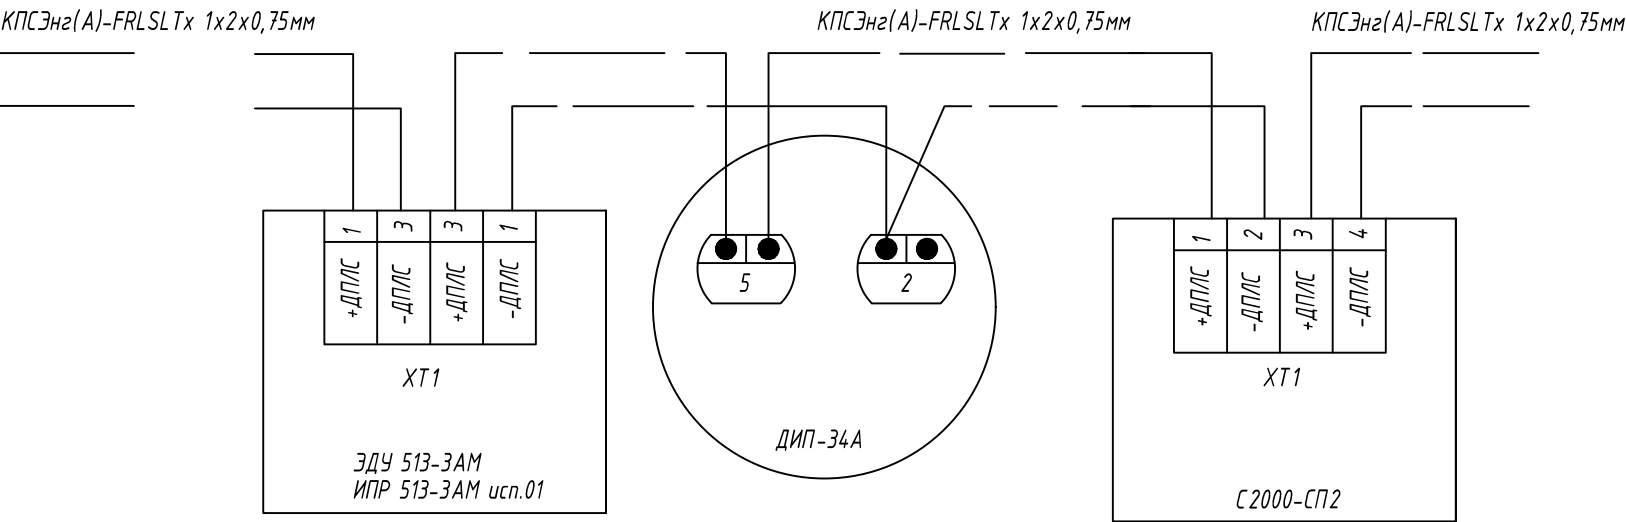


Схема подключения извещателя пожарного дымового адресного ДИП-34А

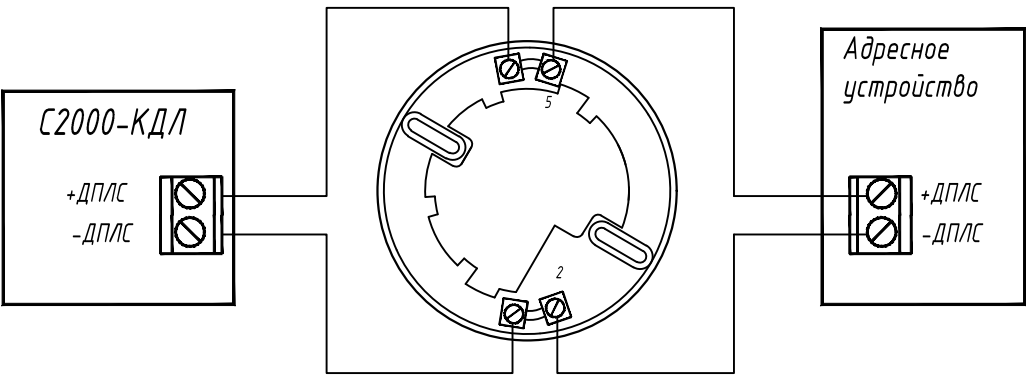


 


Типовая схема подключения МПП к ППКУП "Сириус"

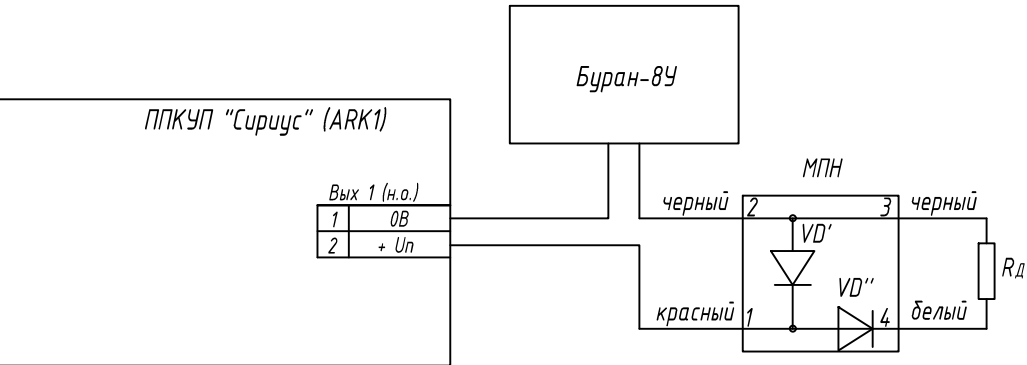

Примечание:
1. Номинал добавочного резистора $R_d=18 \text{ Ом}$

Согласовано					
Взам. инв. №					
Подп. и дата					
Инв. №подл.					

						НАО «Красная поляна»			
						ЭЛ23-07-07/107-ПС			
						Гараж для гондол ППКД-3, расположенный на отм. +1450м.н.у.м.			
Изм.	Кол.уч.	Лист	№ док.	Подпись	Дата	Система пожарной сигнализации, оповещения людей о пожаре, порошкового пожаротушения	Стадия	Лист	Листов
Разраб.		Быстров			02.24		Р	31	-
Н.контр.		Шабанов			02.24	Схемы внешних подключений приборов (начало)			
ГИП		Маркин			02.24				