



 


Схема подключения к С2000-КПБ сирен, табло световых

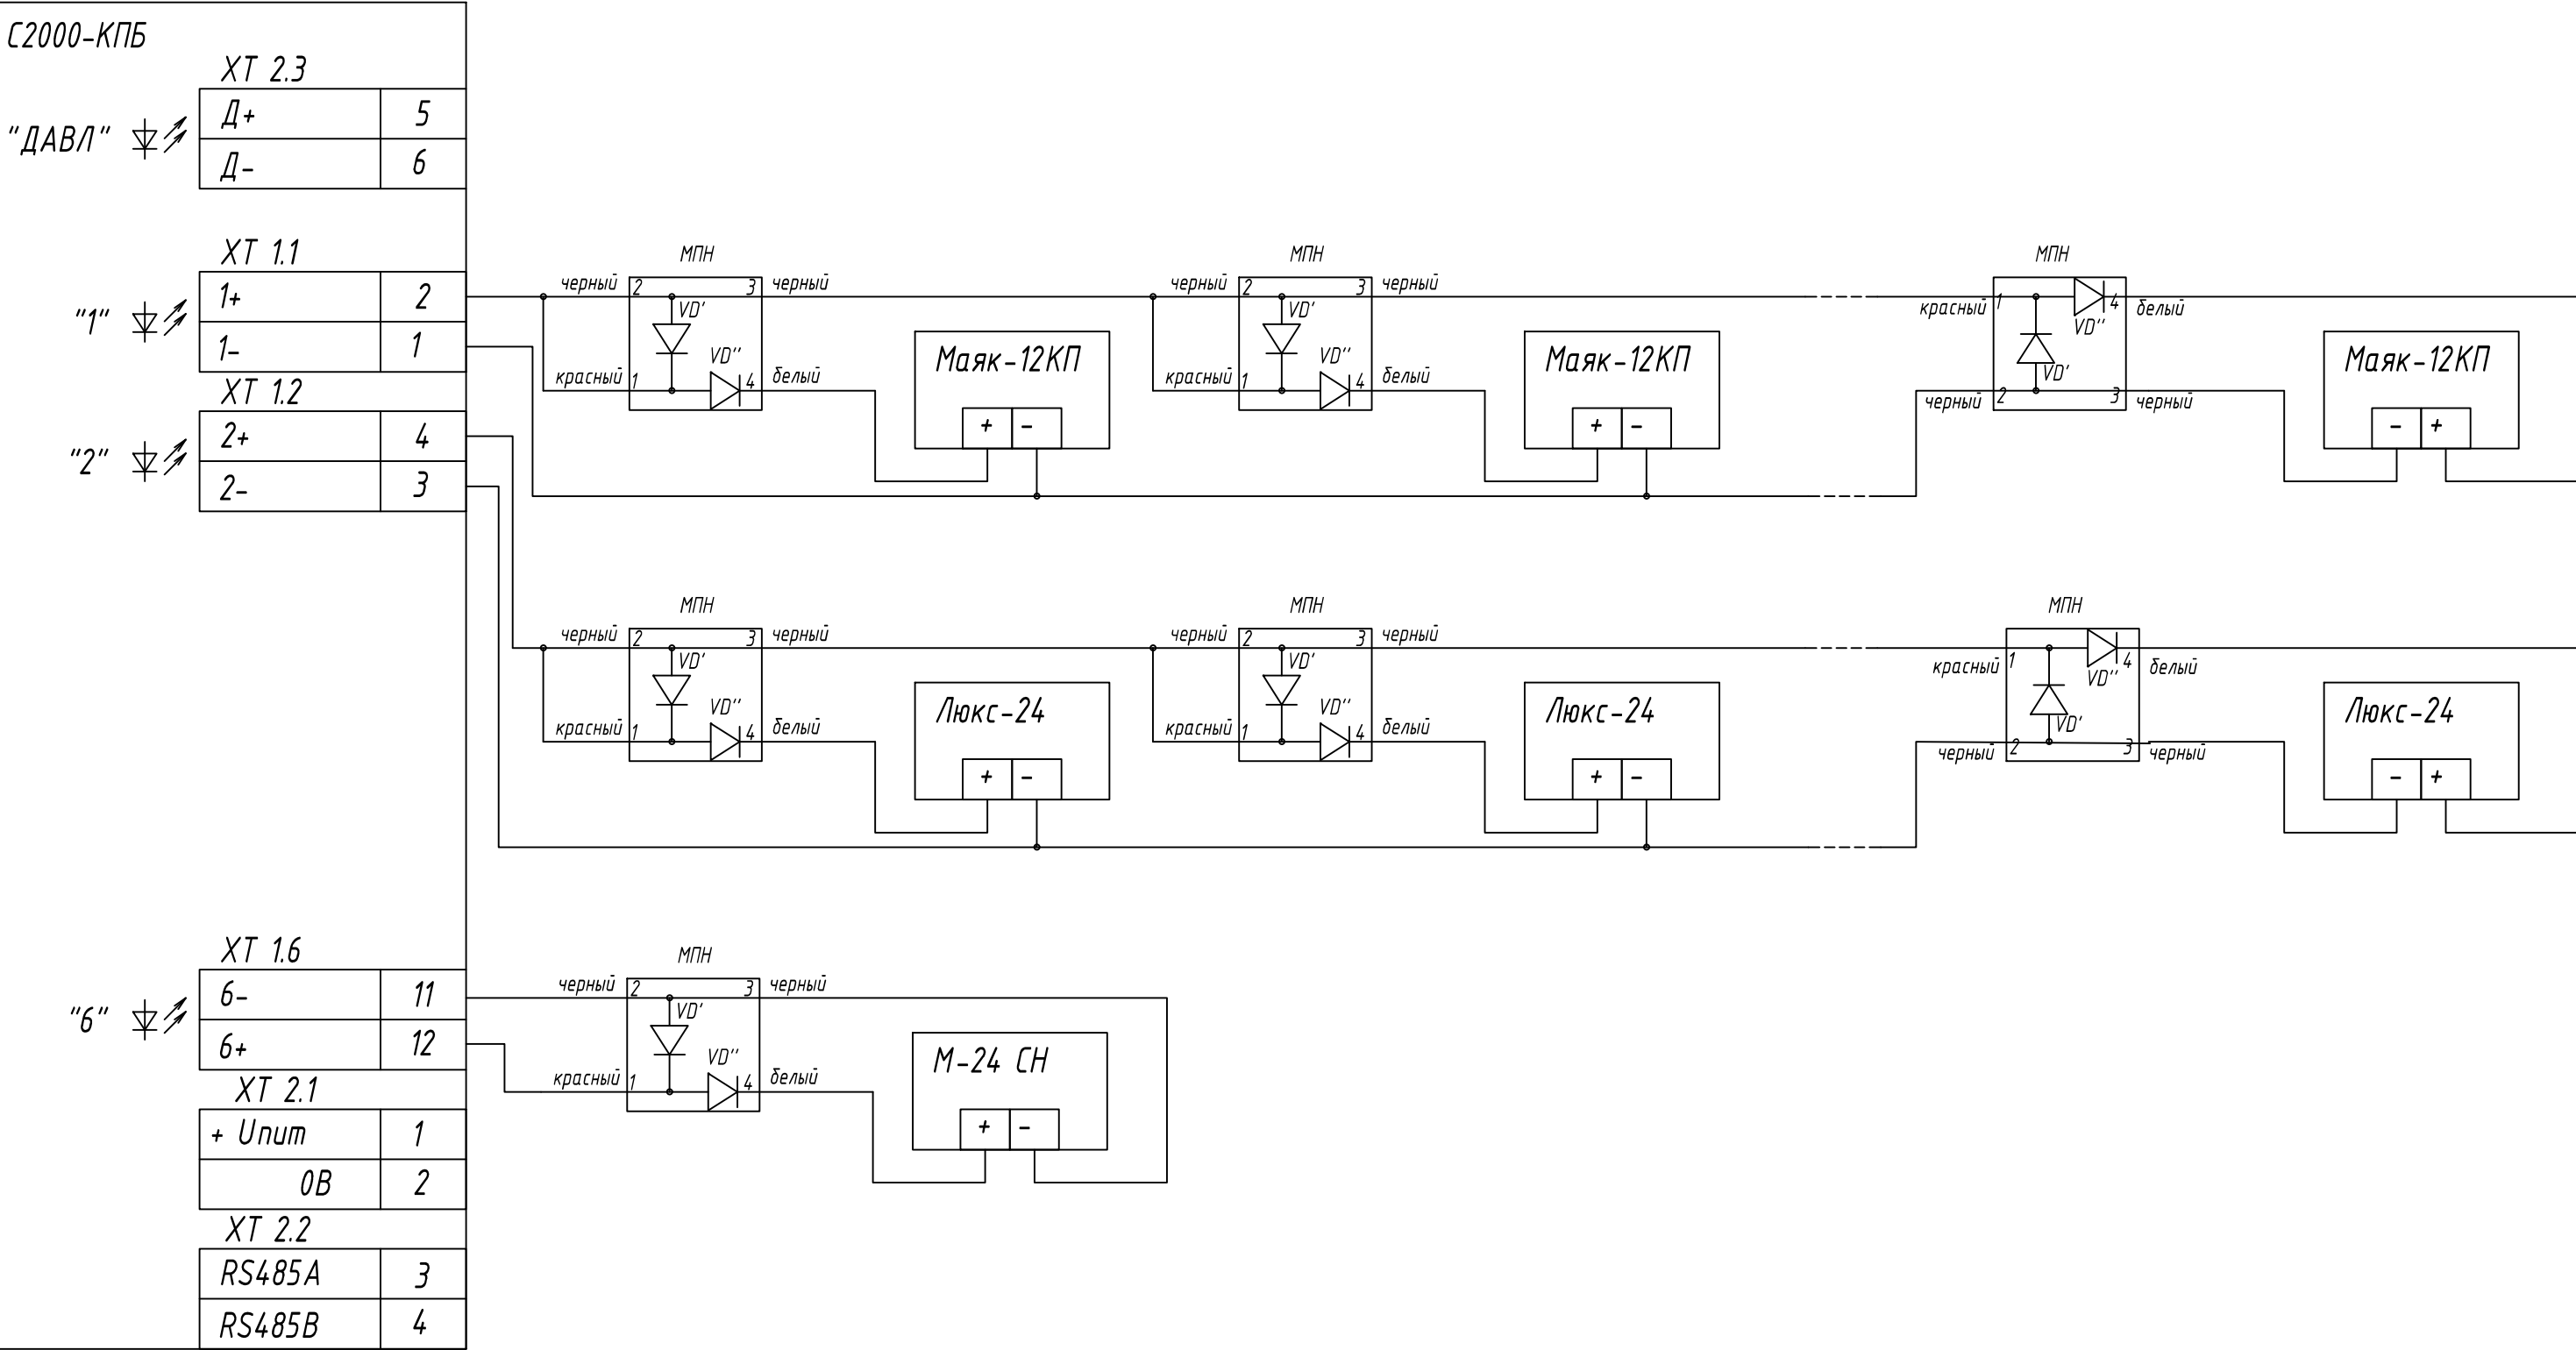

Согласовано				
Взам. инв. №				
Подп. и дата				
Инв. №подл.				

						НАО «Красная поляна»			
						ЭЛ23-07-07/107-ПС			
						Гараж для гондол ППКД-3, расположенный на отм. +1450 м.н.у.м.			
Изм.	Кол.уч.	Лист	№ док.	Подпись	Дата	Система пожарной сигнализации, оповещения людей о пожаре, порошкового пожаротушения	Стадия	Лист	Листов
Разраб.		Быстров			02.24		Р	32	-
Н.контр.		Шабанов			02.24	Схемы внешних подключений приборов (окончание)			
ГИП		Маркин			02.24				