


отм. 0,000
пом. Диспетчерской

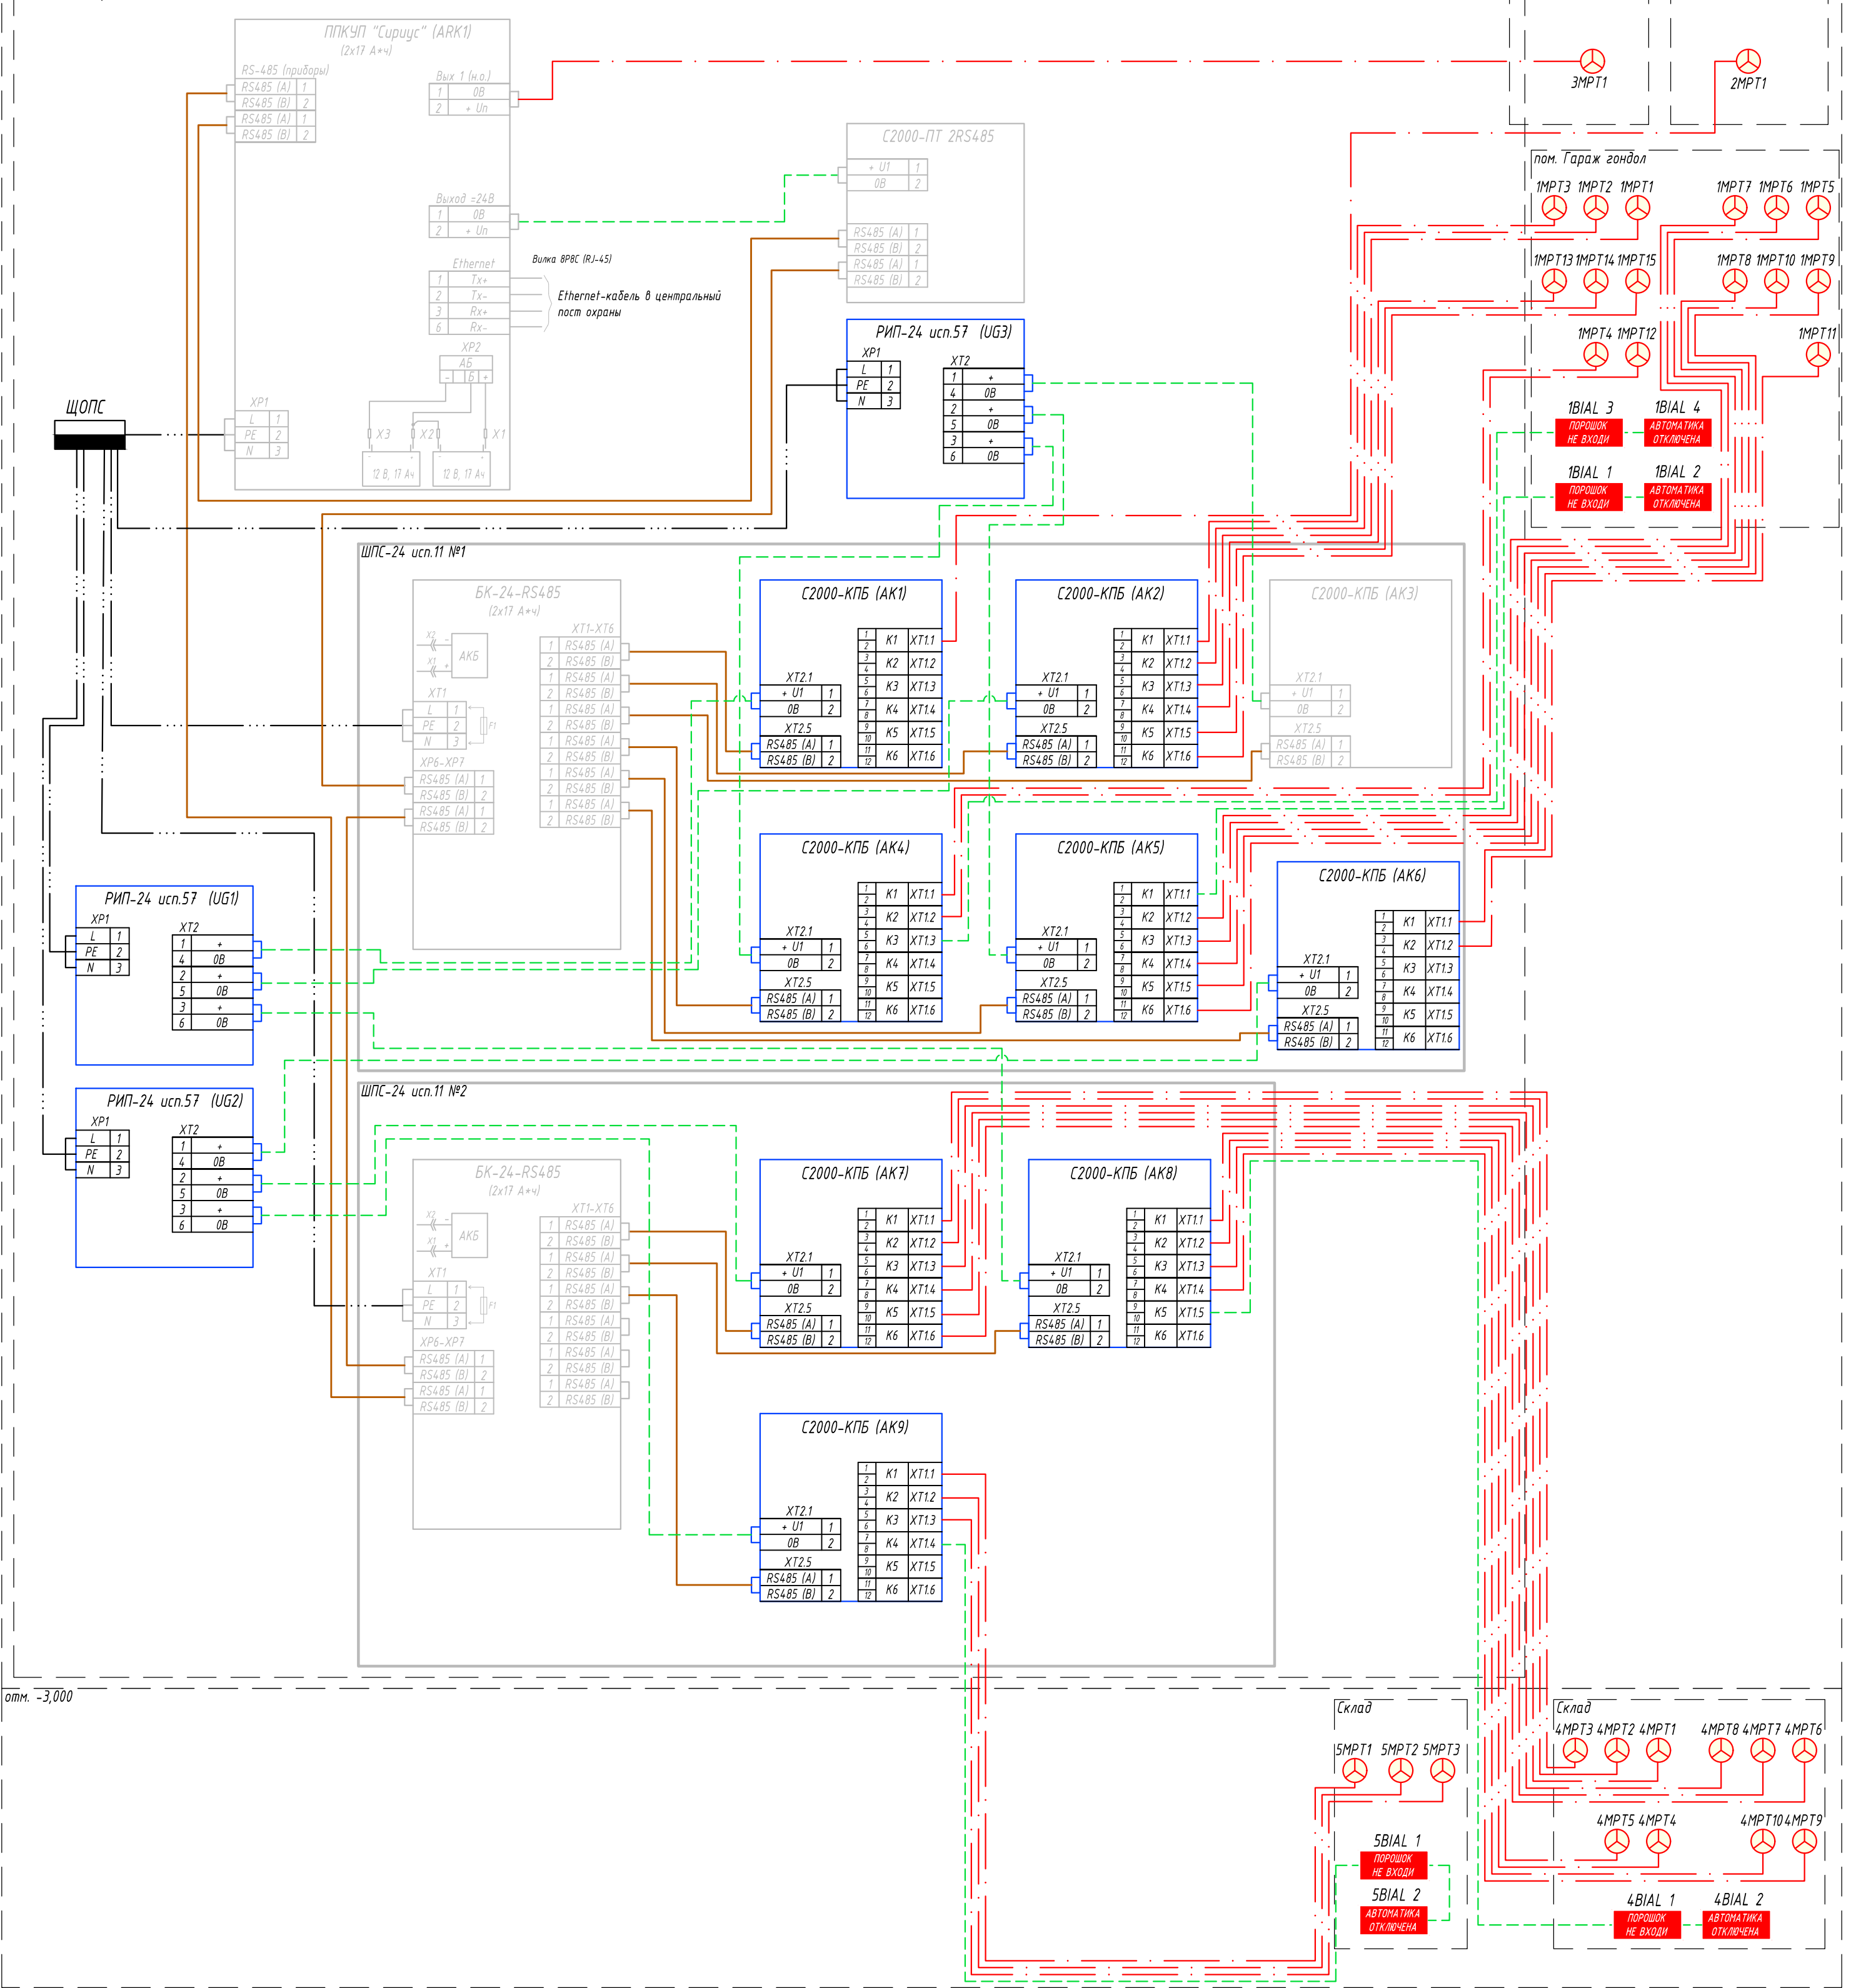



 
отм. -3,000

Создано

Взам. инв. №

Подп. и дата

Инв. №подл.

						НАО «Красная поляна»		
						Э/ПЗ-07-07/107-ПС		
						Гараж для гондол ППКД-3, расположенный на отм. +1450 м.н.у.м.		
Изм.	Кол.уч.	Лист	№ док.	Подпись	Дата			
Разраб.		Быстров			02.24	Система пожарной сигнализации, оповещения людей о пожаре, порошкового пожаротушения		
						Стадия	Лист	Листов
						Р	17	-
Н.контр.		Шабанов			02.24	Структурная схема системы порошкового пожаротушения		
ГИП		Маркин			02.24	