



Согласовано					
Взам. инв. №					
Подп. и дата					
Инв. №подл.					

План на отм.-6,000

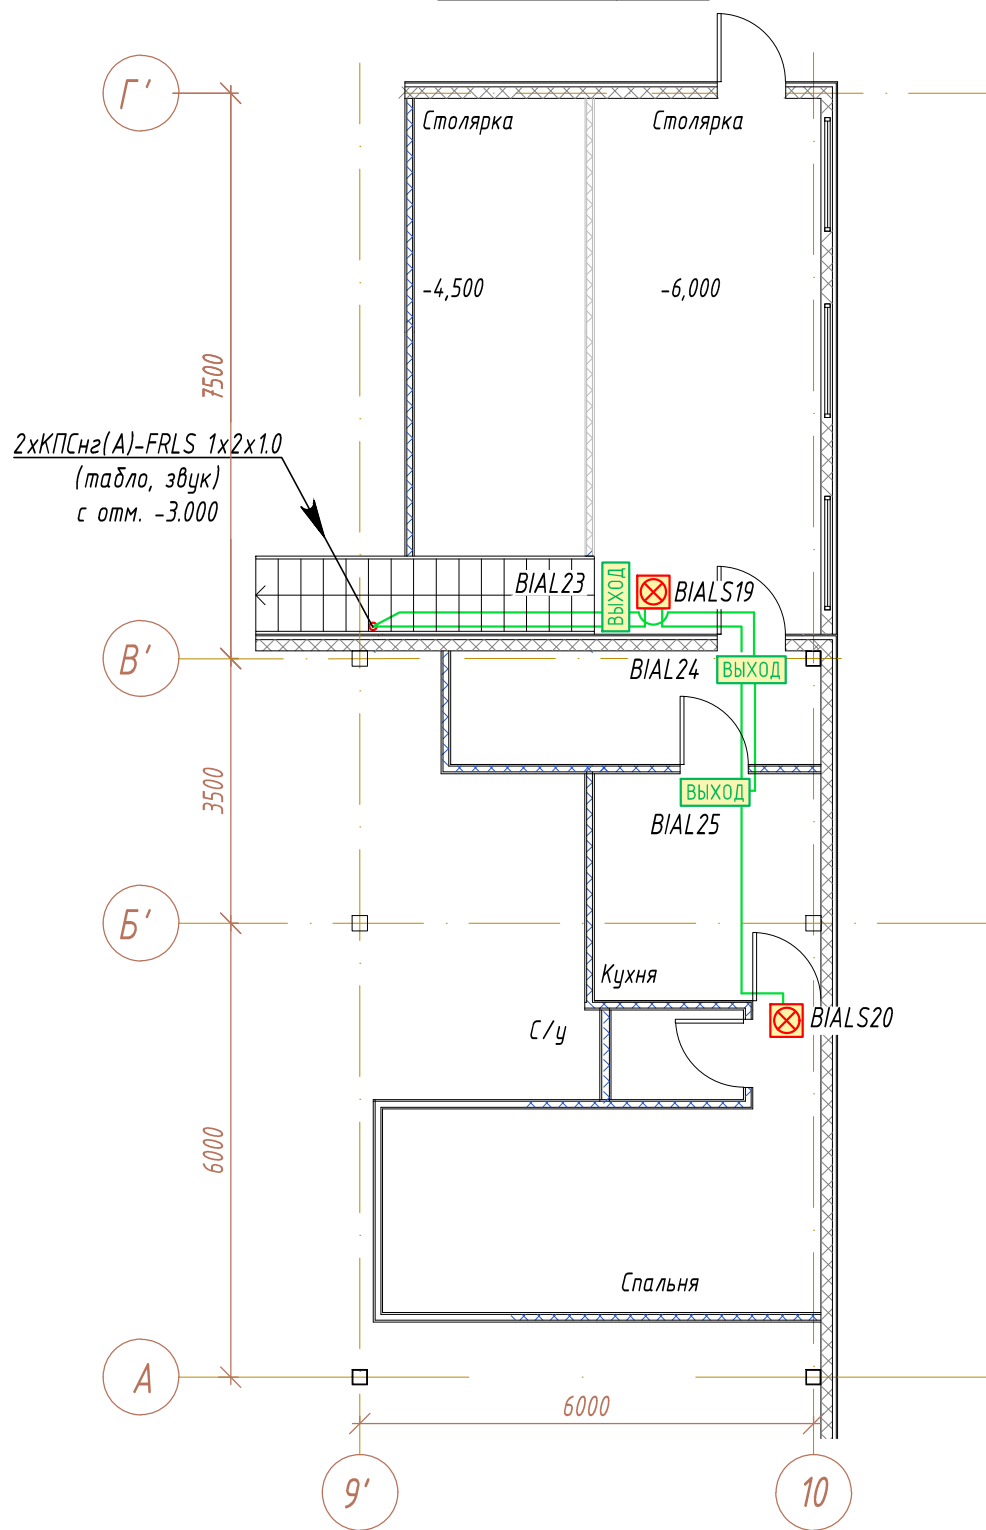

План на отм.-6,000

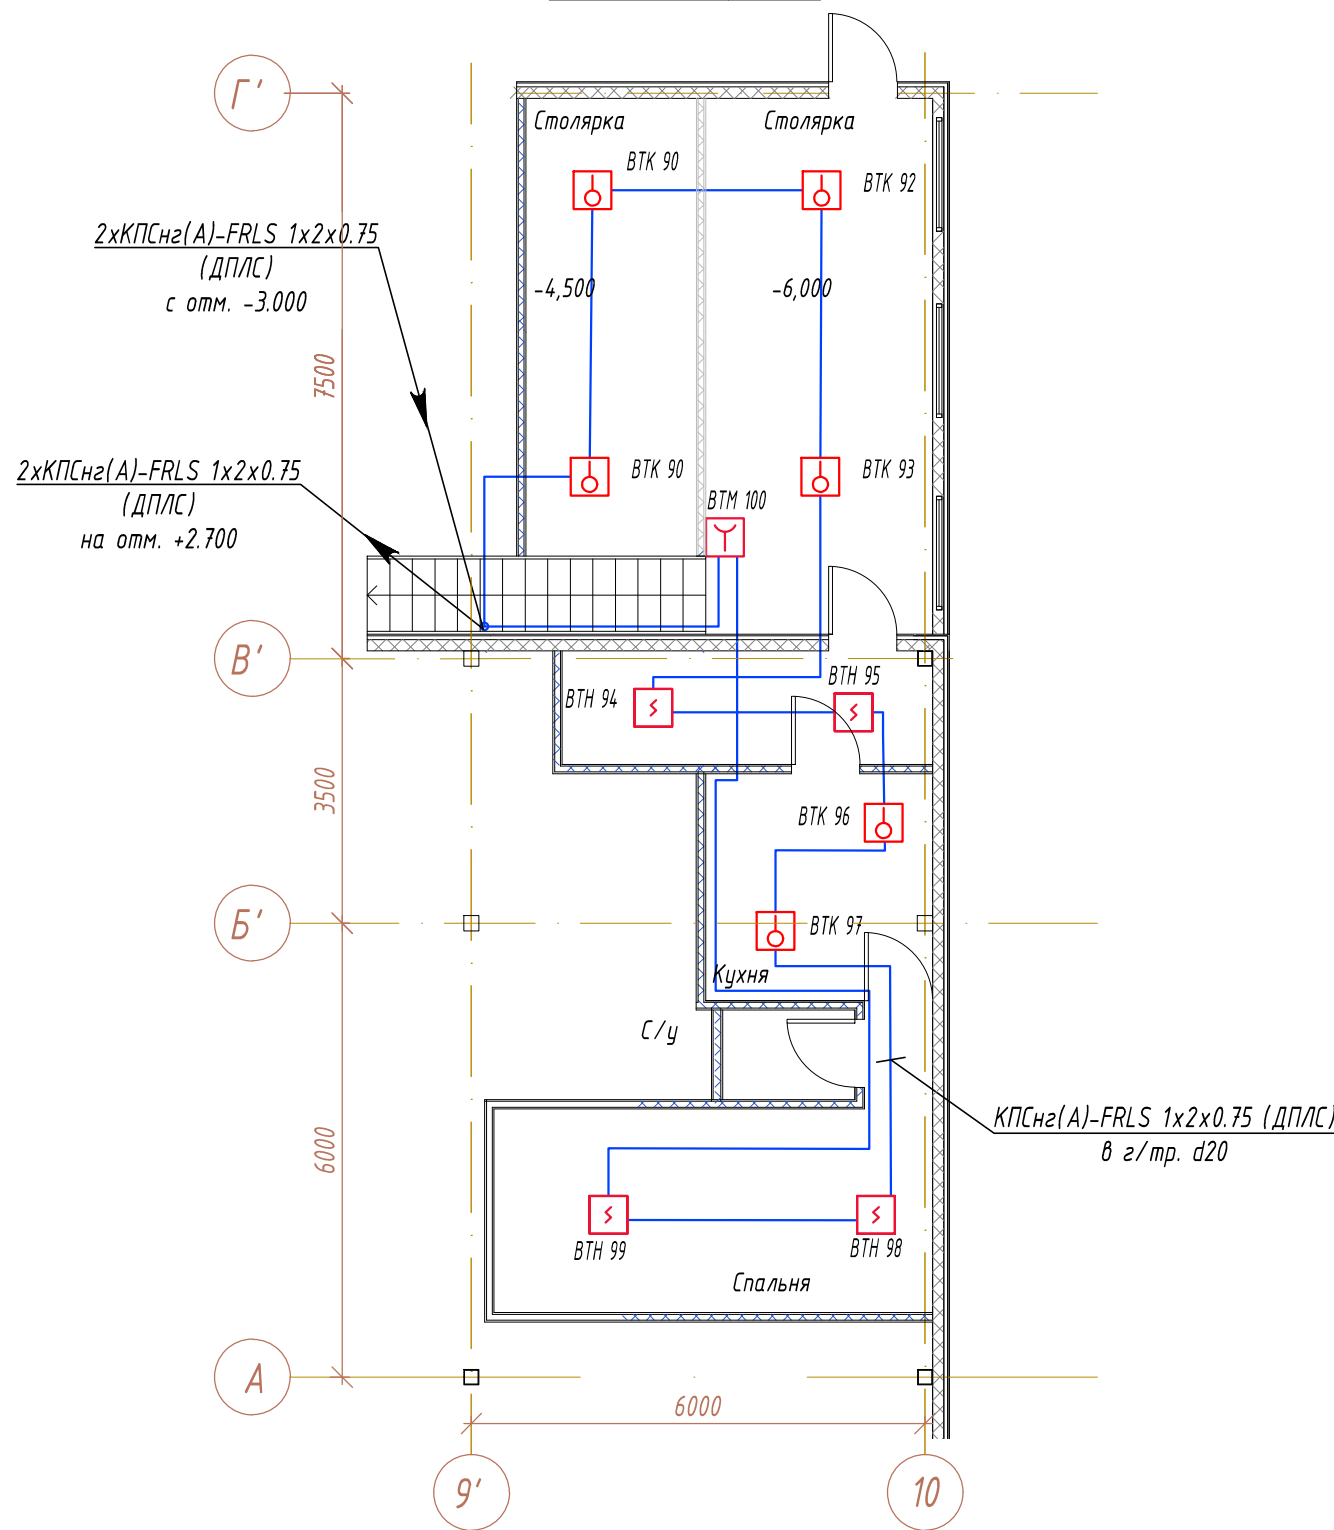

Примечание:

- Коды извещателей в условно-графических обозначениях:  
01 - оповещатель световой табличный, адресный "Порошок не входит".  
02 - оповещатель световой табличный, адресный "Порошок уходит" взрывозащищенный.  
03 - оповещатель световой табличный, адресный "Автоматика отключена".  
04 - оповещатель звуковой, адресный.

Изм.	Кол.уч.	Лист	№ док.	Подпись	Дата
Разраб.	Быстров				02.24
Н.контр.	Шабанов				02.24
ГИП	Маркин				02.24

НАО «Красная поляна»			
ЭЛ23-07-07/107-ПС			
Гараж для гондол ППКД-3, расположенный на отм. +1450м.н.у.м.			
Система пожарной сигнализации, оповещения людей о пожаре, порошкового пожаротушения	Стадия	Лист	Листов
	Р	18	-
План прокладки сетей пожарной сигнализации и оповещения о пожаре на отм. -6.000	