



План на отг. 0,000

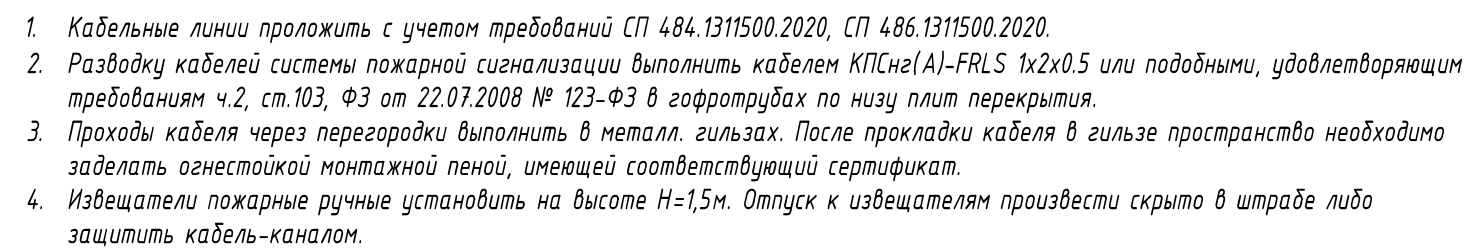

<p>НАО «Красная поляна»</p>			
<p>ЭЛ23-07-07/107-ПС</p>			
<p>Гараж для гондол ППКД-3, расположенный на отм. +1450м.н.у.м.</p>			
<p>Система пожарной сигнализации, оповещения людей о пожаре, порошкового пожаротушения</p>	Стадия	Лист	Листов
	Р	20	-
<p>План прокладки сетей пожарной сигнализации на отм. 0.000</p>			

Формат А4х3