


Согласовано				
Взам. инв. №				
Подп. и дата				
Инв. №подл.				

- Кабельные линии проложить с учетом требований СП 484.1311500.2020, СП 486.1311500.2020.
- Разводку кабелей системы пожарной сигнализации выполнить кабелем КПСнг(А)-FRLS 1х2х0.5 или подобными, удовлетворяющим требованиям ч.2, ст.103, ФЗ от 22.07.2008 № 123-ФЗ в гофротрубах по низу плит перекрытия.
- Проходы кабеля через перегородки выполнить в металл. гильзах. После прокладки кабеля в гильзе пространство необходимо заделать огнестойкой монтажной пеной, имеющей соответствующий сертификат.
- Извещатели пожарные ручные установить на высоте Н=1,5м. Отпуск к извещателям произвести скрыто в штрабе либо защитить кабель-каналом.

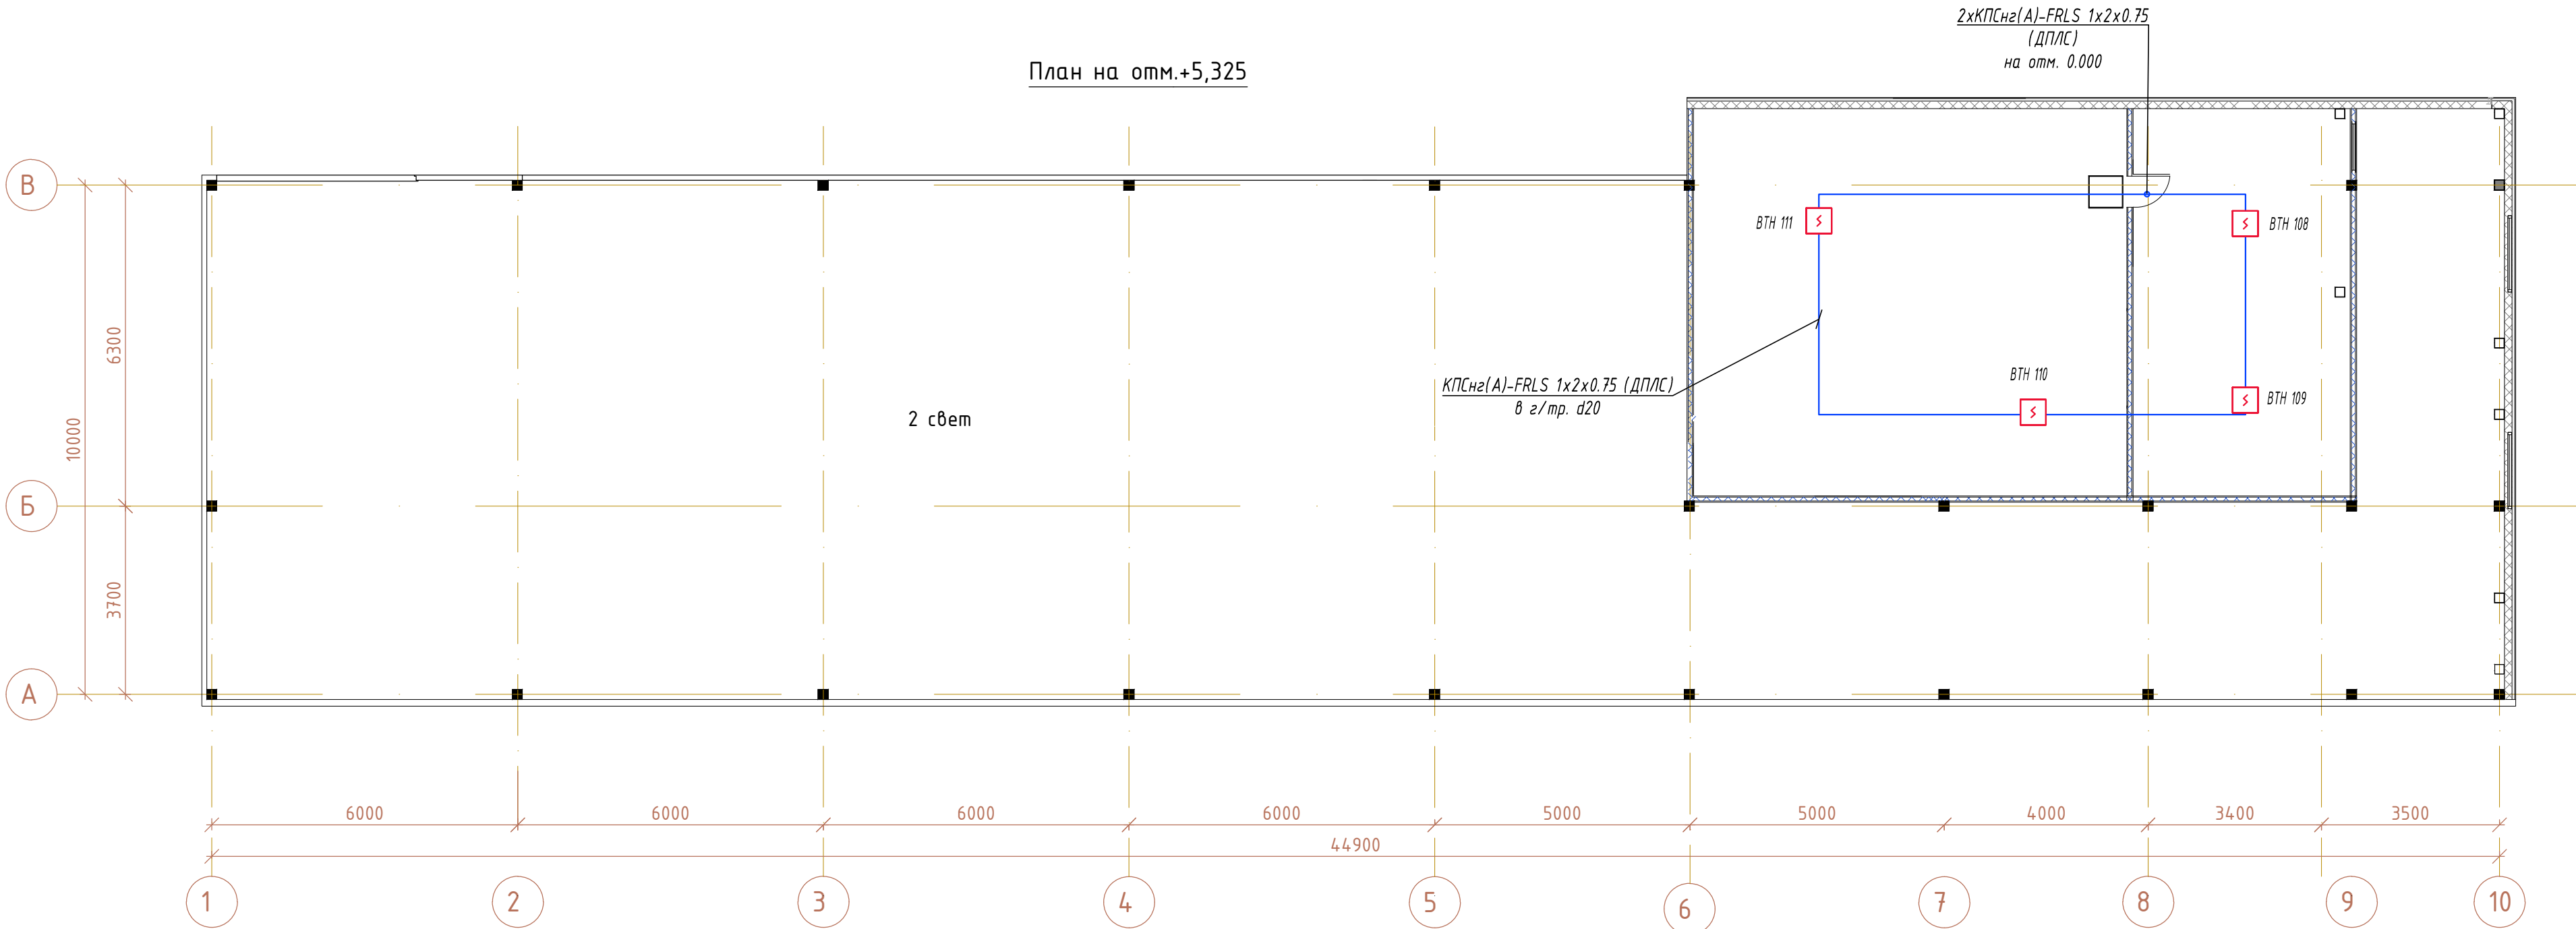

						НАО «Красная поляна»				
						Э/23-07-07/107-ПС				
						Гараж для гондол ППКД-3, расположенный на отм. +1450м.н.у.м.				
Изм.	Кол.уч.	Лист	№ док.	Подпись	Дата	Система пожарной сигнализации, оповещения людей о пожаре, порошкового пожаротушения		Стадия	Лист	Листов
Разраб.		Быстров			02.24			Р	22	-
						План прокладки сетей пожарной сигнализации на отм. +5.325				
Н.контр.		Шаданов			02.24					
ГИП		Маркин			02.24					