


Согласовано					
Взам. инв. №					
Подп. и дата					
Инв. №подл.					

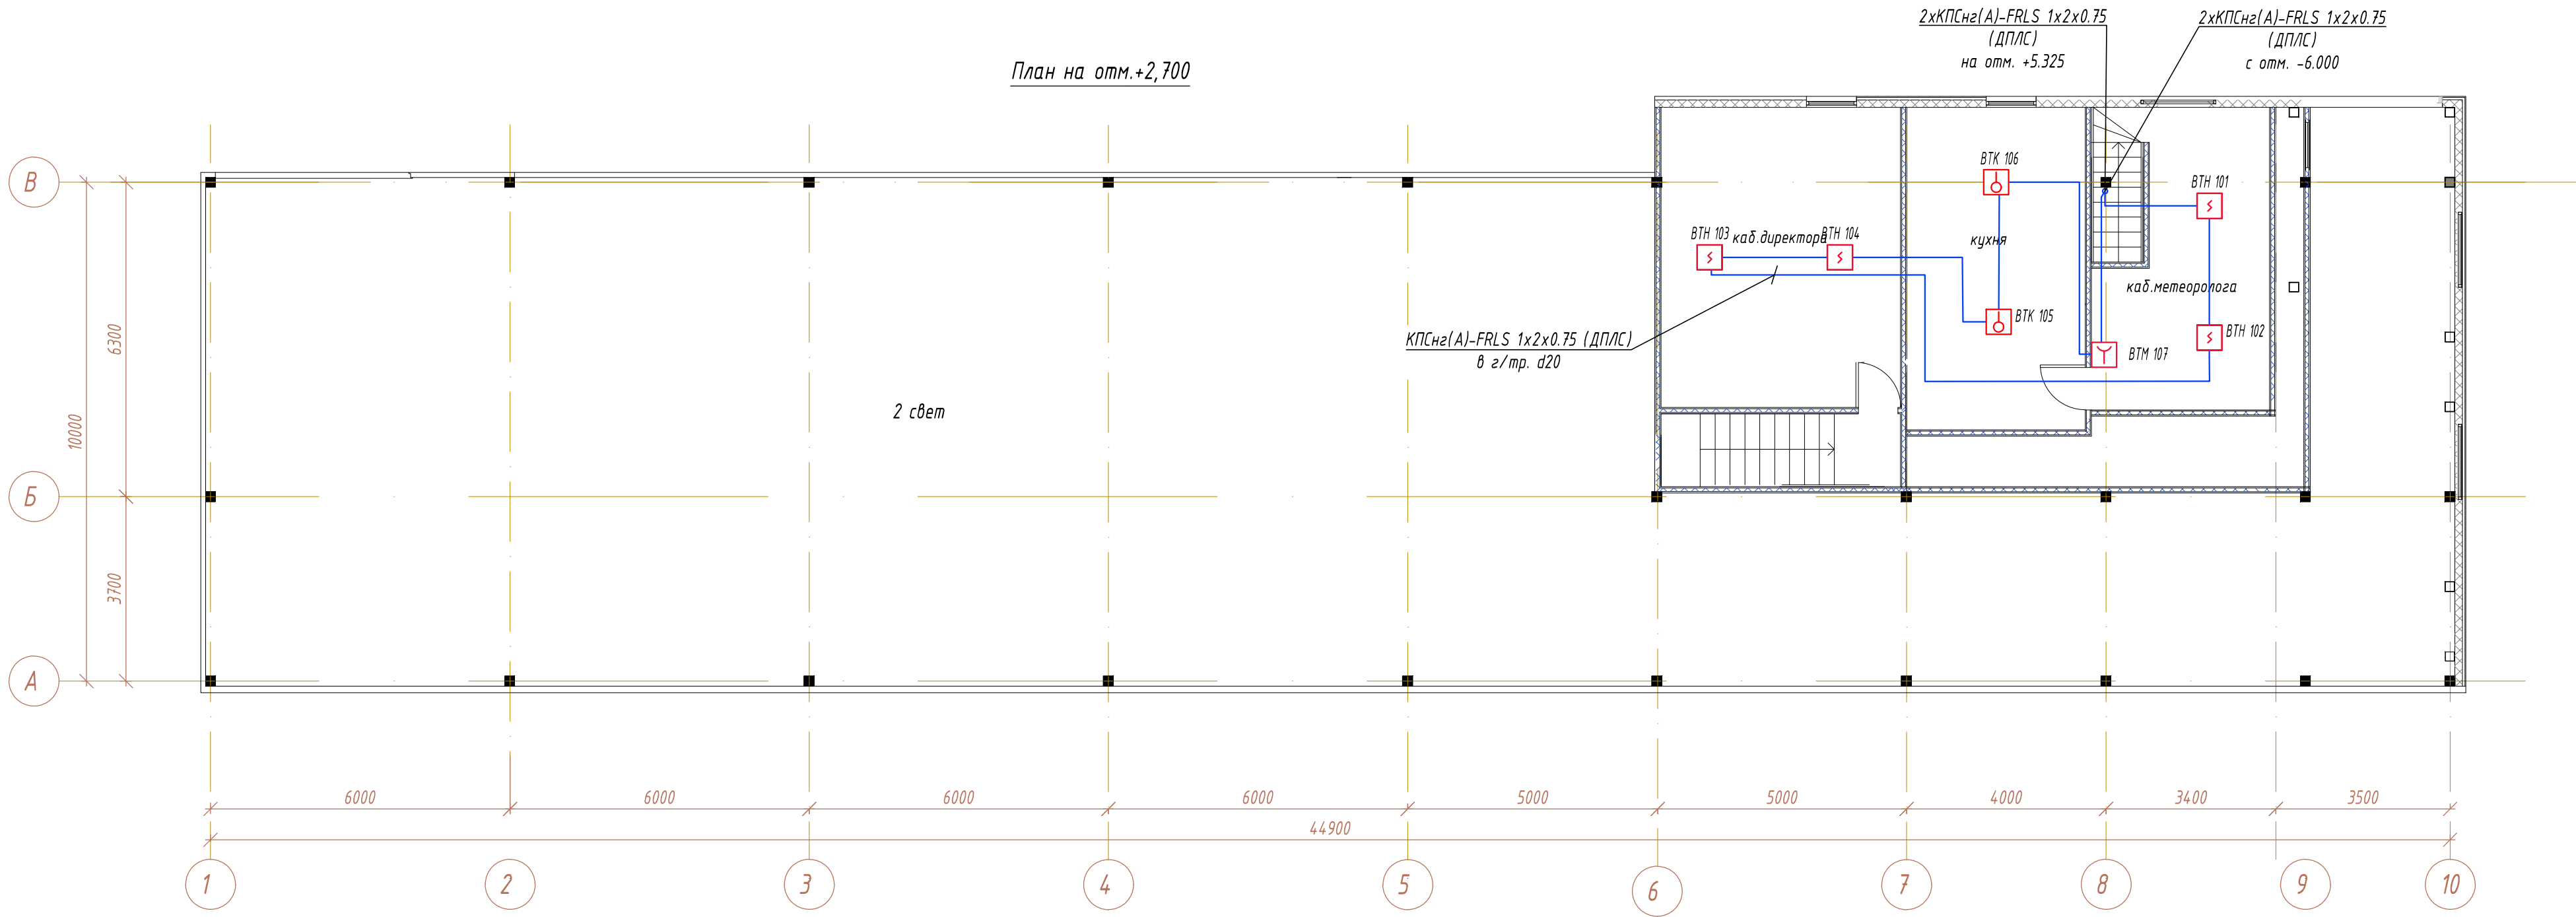

- Кабельные линии проложить с учетом требований СП 484.1311500.2020, СП 486.1311500.2020.
- Разводку кабелей системы пожарной сигнализации выполнить кабелем КПСнг(A)-FRLS 1x2x0.5 или подобными, удовлетворяющим требованиям ч.2, ст.103, ФЗ от 22.07.2008 № 123-ФЗ в гофротрубах по низу плит перекрытия.
- Проходы кабеля через перегородки выполнить в металл. гильзах. После прокладки кабеля в гильзе пространство необходимо заделать огнестойкой монтажной пеной, имеющей соответствующий сертификат.
- Извещатели пожарные ручные установить на высоте Н=1,5м. Отпуск к извещателям произвести скрыто в штрабе либо защитить кабель-каналом.

						НАО «Красная поляна»			
						ЭЛ23-07-07/107-ПС			
						Гараж для гондол ППКД-3, расположенный на отм. +1450м.н.у.м.			
Изм.	Кол.уч.	Лист	№ док.	Подпись	Дата	Система пожарной сигнализации, оповещения людей о пожаре, порошкового пожаротушения	Стадия	Лист	Листов
Разраб.		Быстров			02.24		Р	21	-
Н.контр.		Шаданов			02.24	План прокладки сетей пожарной сигнализации на отм. +2.700			
ГИП		Маркин			02.24				