


Согласовано		
	Взам. инв. №	
Подп. и дата		
	Инв. №подл.	

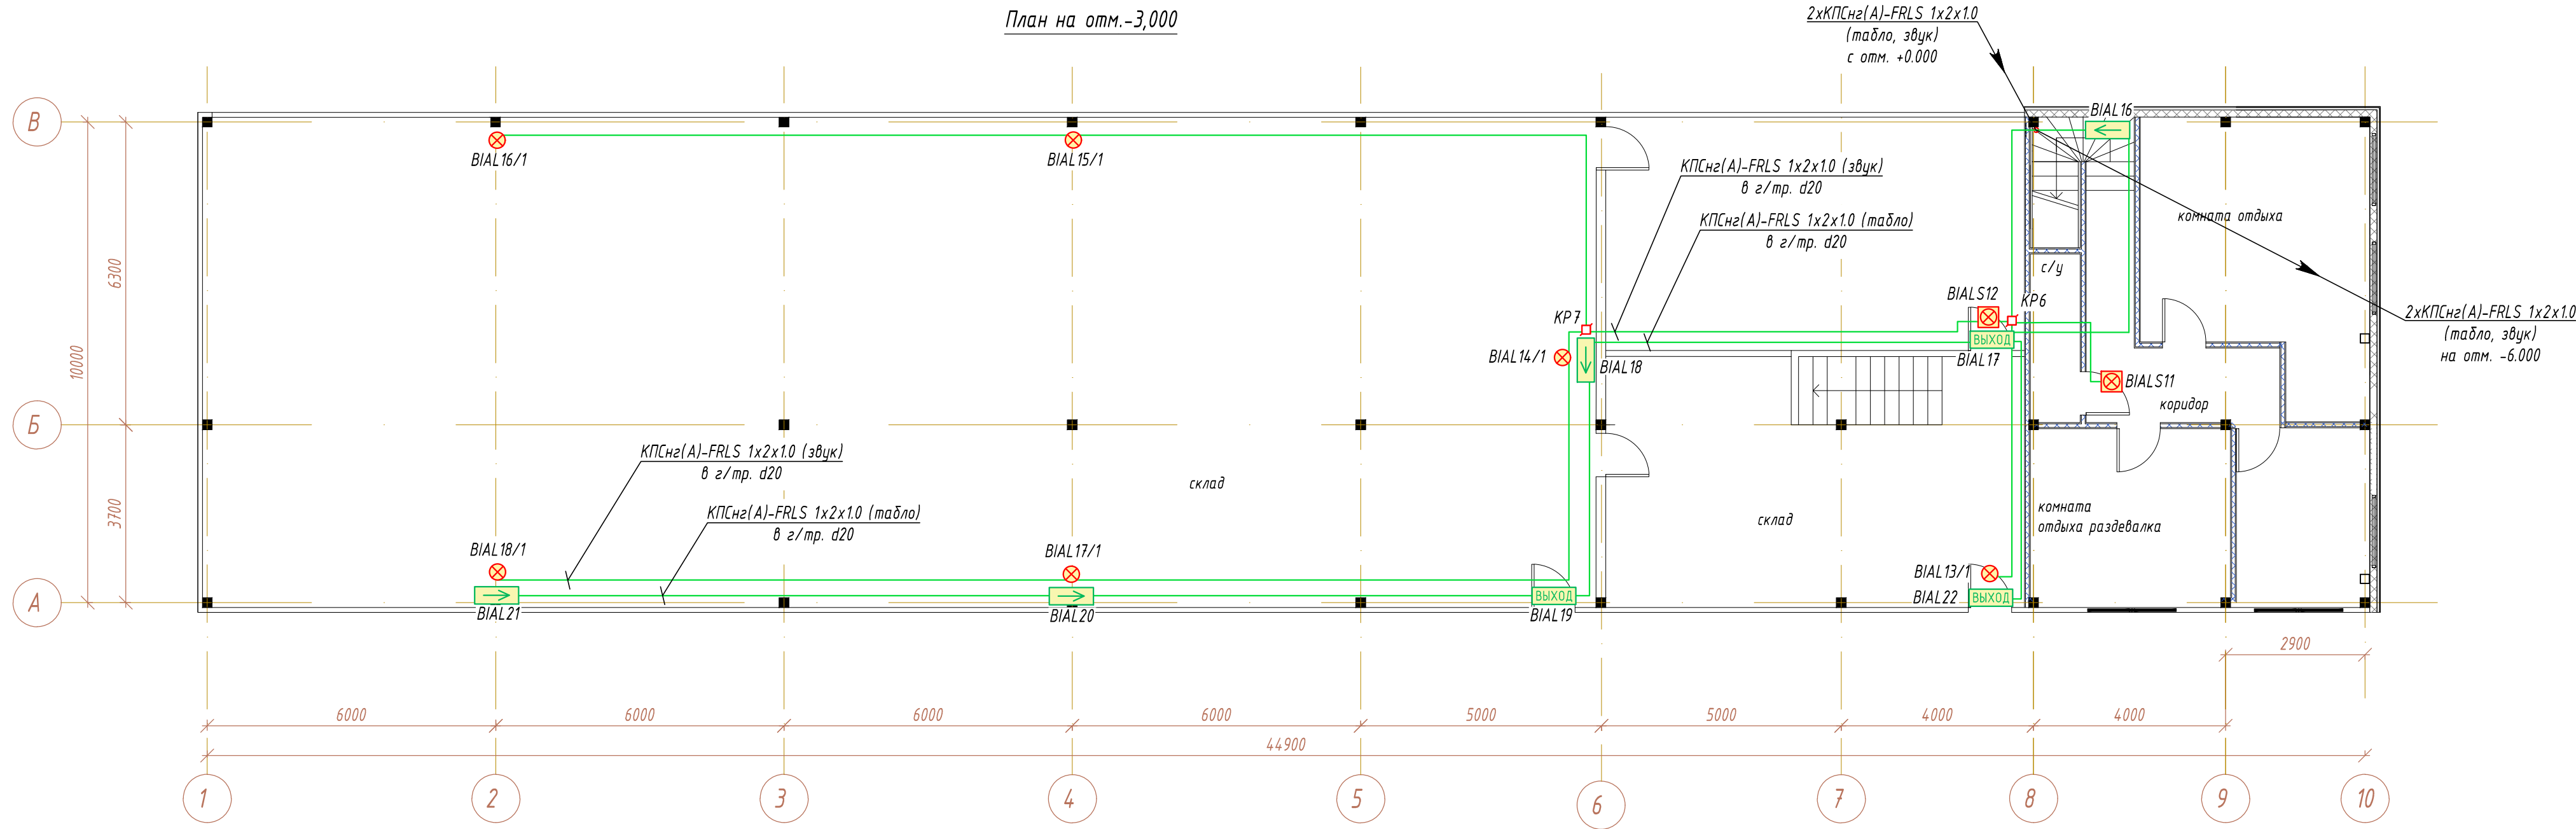

- Примечания:
- Кабельные линии проложить с учетом требований СП 484.1311500.2020, СП 485.1311500.2020.
 - Разводку кабелей системы пожарной сигнализации выполнить кабелем КПСн2(A)-FRLS 1x2x1 или подобными, удовлетворяющим требованиям ч.2, ст.103, ФЗ от 22.07.2008 № 123-ФЗ.
 - Проходы кабеля через перегородки выполнить в метал. гильзах. После прокладки кабеля в гильзе пространство необходимо заделать огнестойкой монтажной пеной, имеющей соответствующий сертификат.
 - Места установки громкоговорителей уточнить по месту при монтаже, при этом учесть, что высота размещения настенных акустических систем должна быть не менее 2.3 метра от уровня пола и не менее 0,2м от потолка.
 - Световые табло с надписью «Выход» установить в местах над дверными проемами на путях эвакуации. Точное место установки определить на месте и согласовать с эксплуатирующей организацией. Монтаж выполнить согласно ГОСТ Р 12.4.026-2001 ССБТ.

						НАО «Красная поляна»			
						ЭЛ23-07-07/107-ПС			
						Гараж для гондол ППКД-3, расположенный на отм. +1450м.н.у.м.			
Изм.	Кол.уч.	Лист	№ док.	Подпись	Дата	Система пожарной сигнализации, оповещения людей о пожаре, порошкового пожаротушения	Стадия	Лист	Листов
Разраб.		Быстров			02.24		Р	23	-
						План прокладки сетей оповещения о пожаре на отм. -3.000			
Н.контр.	Шабанов				02.24				
ГИП	Маркин				02.24				